


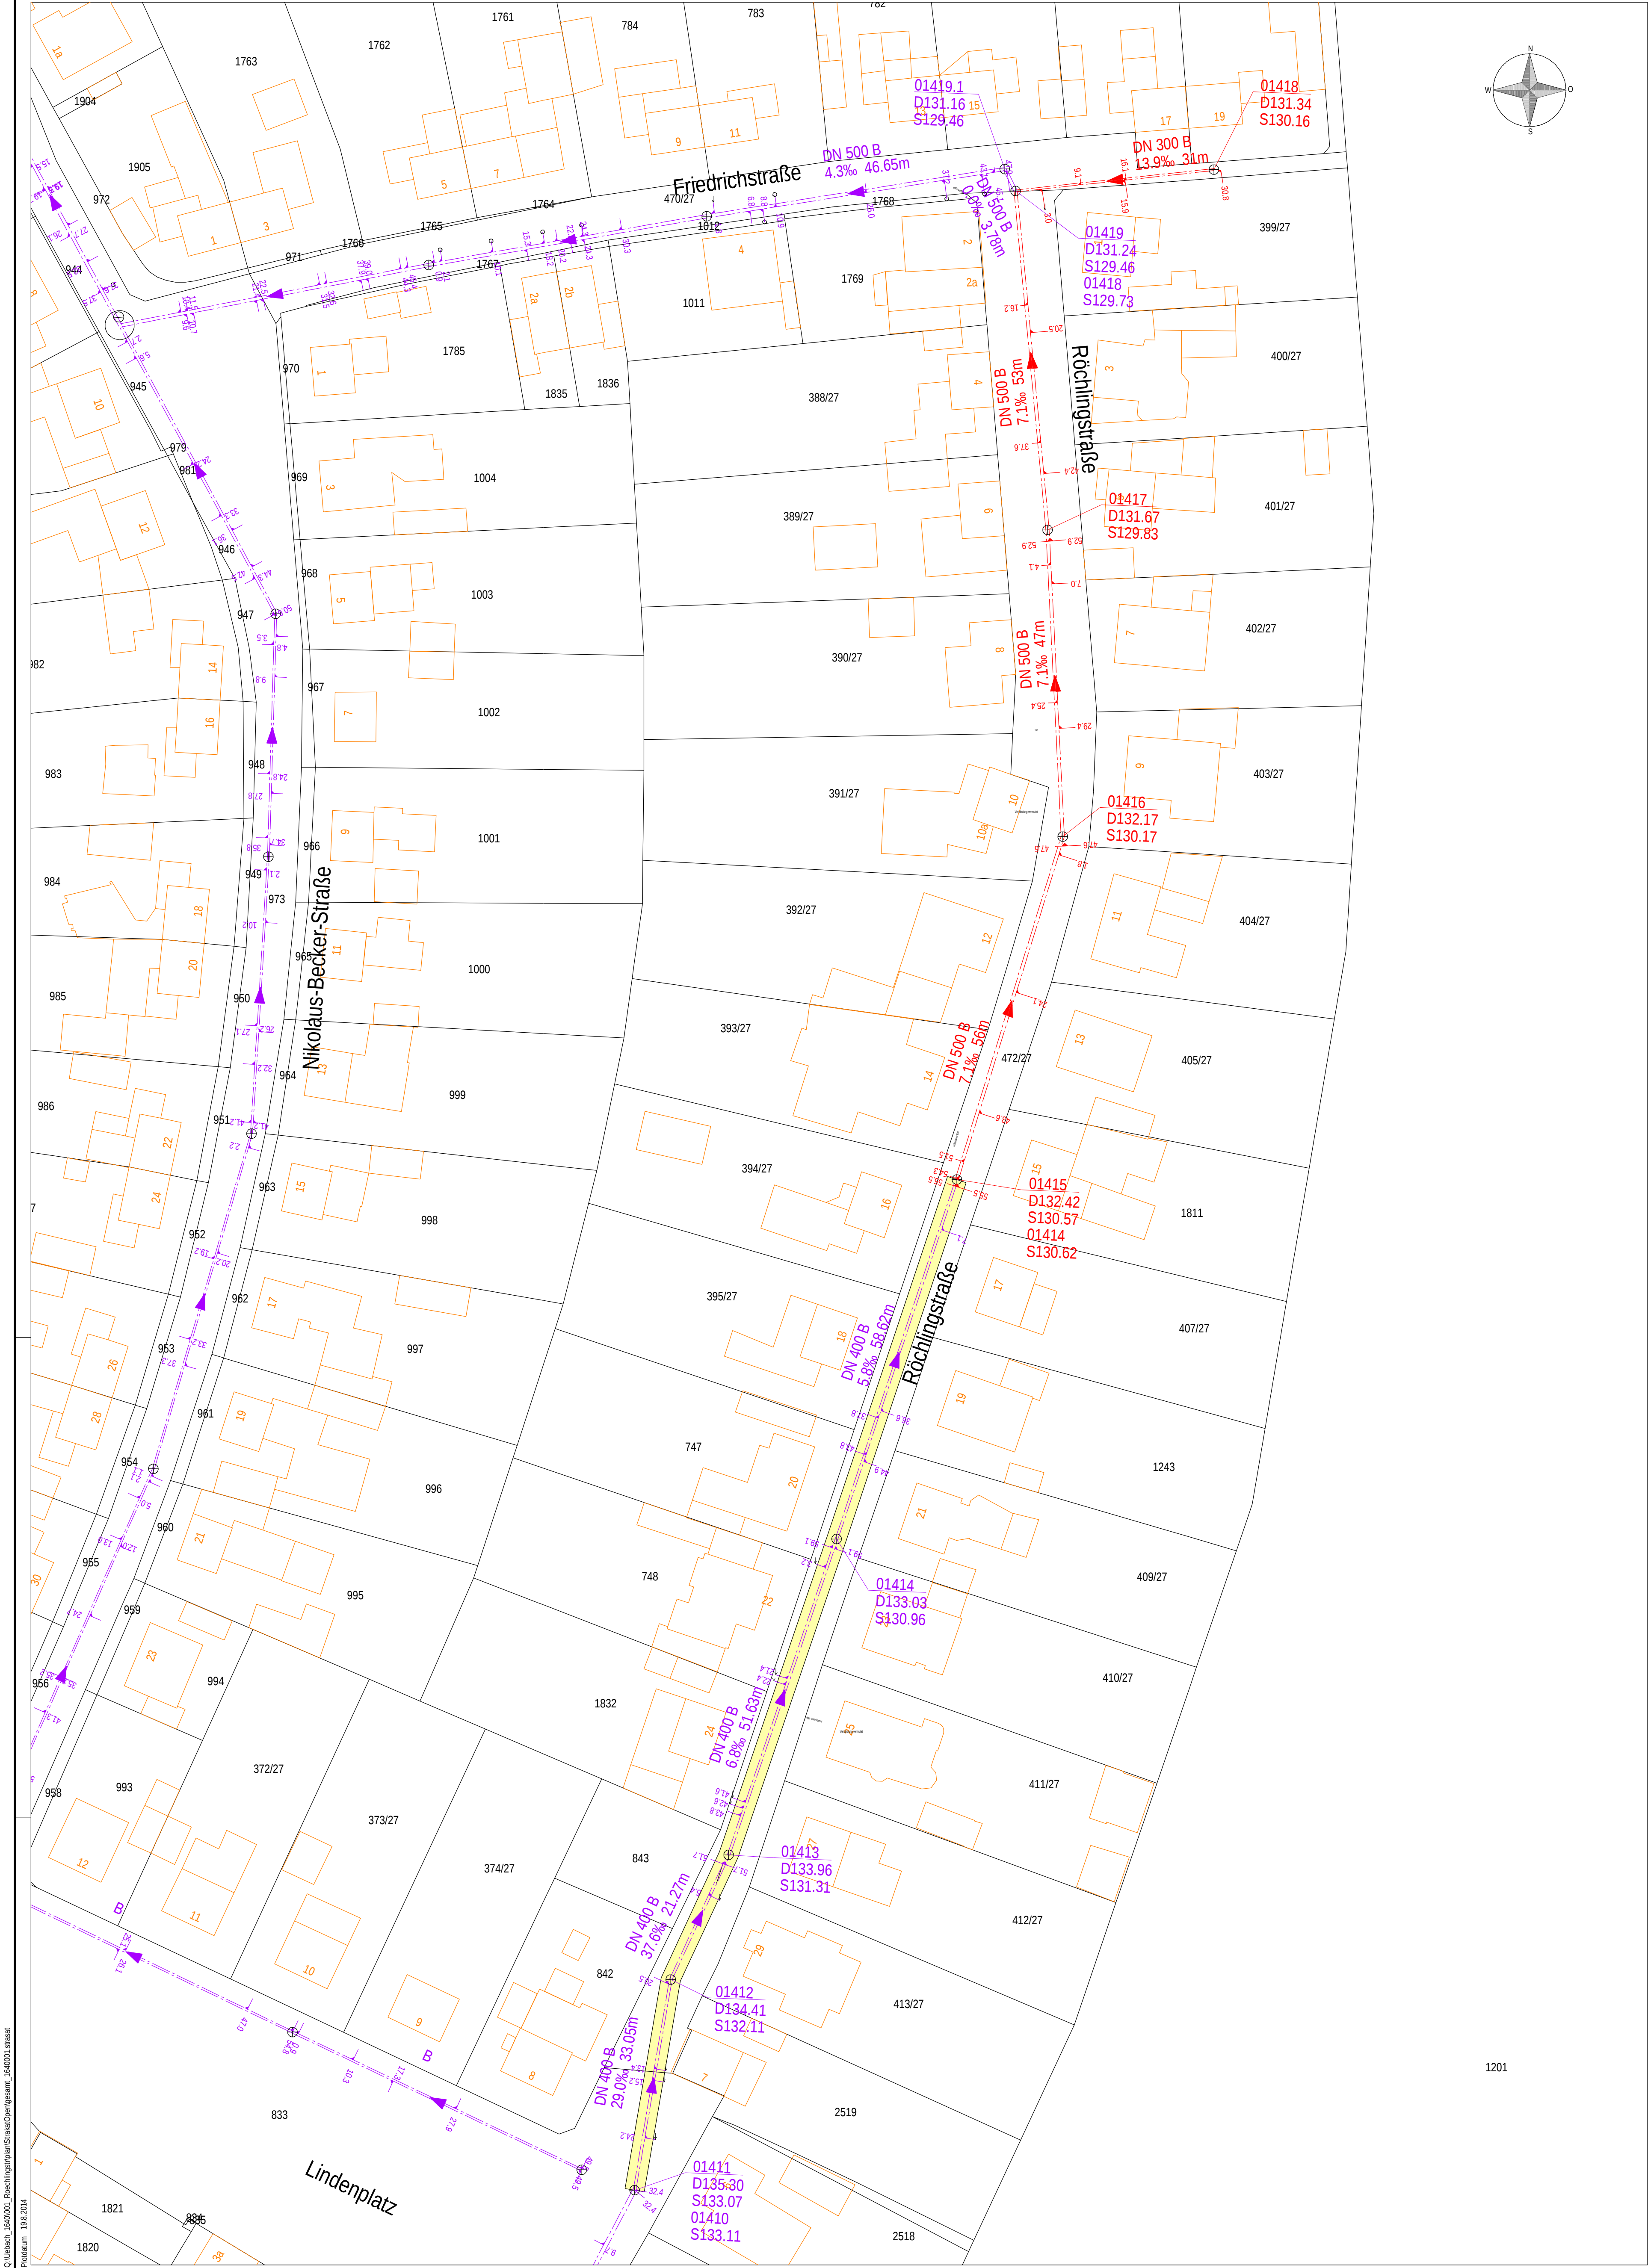

Zeichenerklärung:

- Hausanschlußstationierung gegen Fließrichtung
- Hausanschluß
- Mischwasserkanal Bestand
- Mischwasserkanal Renovierung im Inlinerverfahren
- Mischwasserkanalerneuerung

Beschriftung:

Schacht
01412 D 134.67
01412 S 132.12
01411 S 132.19

Schachtnummer mit Deckelhöhe
Schachtnummer mit Sohlhöhe
Sohlhöhe Zulauf aus Schacht 01411 in Schacht 01412

Haltung

-32.42m-
28.4 %
DN 400
B
Stz

Haltungslänge
Gefälle
Rohrform und -durchmesser
Beton
Steinzeug

Anmerkung:

Alle Maße und Höhenangaben sind an Ort und Stelle zu überprüfen !
Unstimmigkeiten sind dem Planverfasser umgehend mitzuteilen !
In diesem Plan wird das Haupthöhennetz DHHN92 (umgangssprachlich NHN-Höhen) verwendet.



Stadt Übach-Palenberg

Entwurf
Kanalerneuerung Röchlingstraße

Lageplan

Blatt 2	Maßstab 1 : 500
	gez.: Heiko Hörsch Datum: 18.08.2014 geprüft: Michael Hilgers Datum: 19.08.2014
T&M Projektnummer: T&M Verwaltungsnummer: T&M Hausexemplarnummer:	1640001 003 • 006 • 00 • 00 00000

Bismarckstraße 2-8 • 52066 Aachen • Deutschland • Tel.: +49 241 500005 • Fax.: +49 241 40100444 • info@tutahs-meyer.de • www.tutahs-meyer.de

Aachen,
Bearbeitet durch:
Dipl.-Ing. Michael Hilgers